

Oggetto	PALESTRA PROVVISORIA LUGANO - SEZIONE BARBENGO			Oggetto N°	File N°
Nome Piano	DOMANDA DI COSTRUZIONE PIANTE			Mappale	296 / 315 / 322
Nome File	E2252_A1_PI_P00/P01_00_100_002_33_0.dwg	Formato	Settore	Scala	Data
Disegnato	SCD	14.05.2020	84.0 X 59.4	00	1:100
Approvato	ED	14.05.2020			14.05.2020

PIENA ENGINEERING SA
dal 1972

Via Cantonale 35a, 6928 Manno
Tel. +41 91 610 16 80
Fax. +41 91 605 47 74

E-mail : piona@piona.ch
Site Internet : www.piona.ch

COMITENTE
DIPARTIMENTO DELLE FINANZE E DELL' ECONOMIA
SEZIONE DELLA LOGISTICA

PROGETTO
Progetto definitivo
Impianto elettrico

DISSEGNO
Impianto corrente forte e corrente debole
Piano terra

NUMERO DISSEGNO
SB01

DIMENSIONI : 1260x594 SCALA : 1:50 VALIDO SOLO PER IMPIANTI

FILE : 1184-01 schema di principio.dwg

A TERMINE DI LEGGE, LO STUDIO D'INGEGNERIA PIONA ENGINEERING SA SI RISERVA TUTTI I DIRITTI D'AUTORE SU QUESTO PIANO, SCHEMA O PREVENTIVO E I SUOI ALLEGATI LEGGE FEDERALE SUL DIRITTO D'AUTORE, LDA 231.1 DEL 9 OTTOBRE 1992 E SUCCESSIVE MODIFICHE - ATTENZIONE: PER TUTTE LE LINEE DI ALIMENTAZIONE ATTENERSI ALLE PRESCRIZIONI PARTICOLARI NO. 102H (INCLUSE NEL CAPITOLATO DI CONCORSO) DELLO STUDIO D'INGEGNERIA PIONA ENGINEERING SA


SISTEMA QUALITÀ					
NUM	DATA	DESCRIZIONE	DISEGNATO	VERIFICATO	APPROVATO
1	25.11.2020	PRIMA STESURA IMPIANTO	CM	RP	RP
...
...
...
...
...

Legenda


- 1 Totale cavi nuovi nel locale
- 2 Totale cavi al piano
- 2 Totale cavi al rack
- W Wireless nel locale

Edificio scolastico

Area non oggetto di intervento

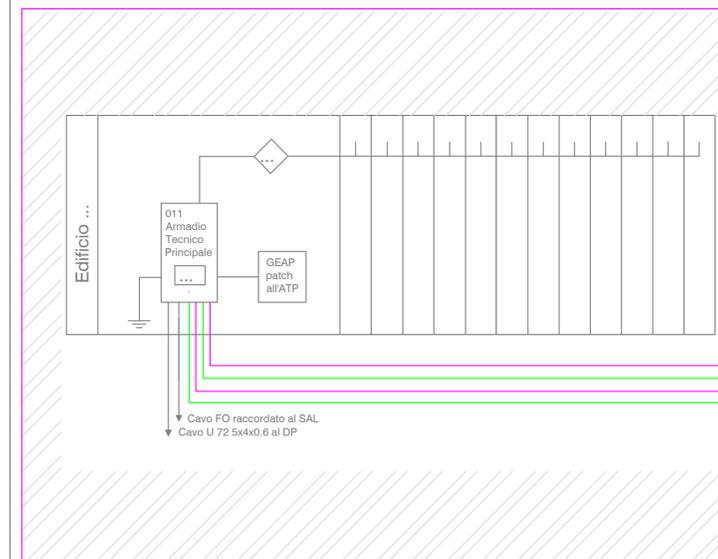

Palestra

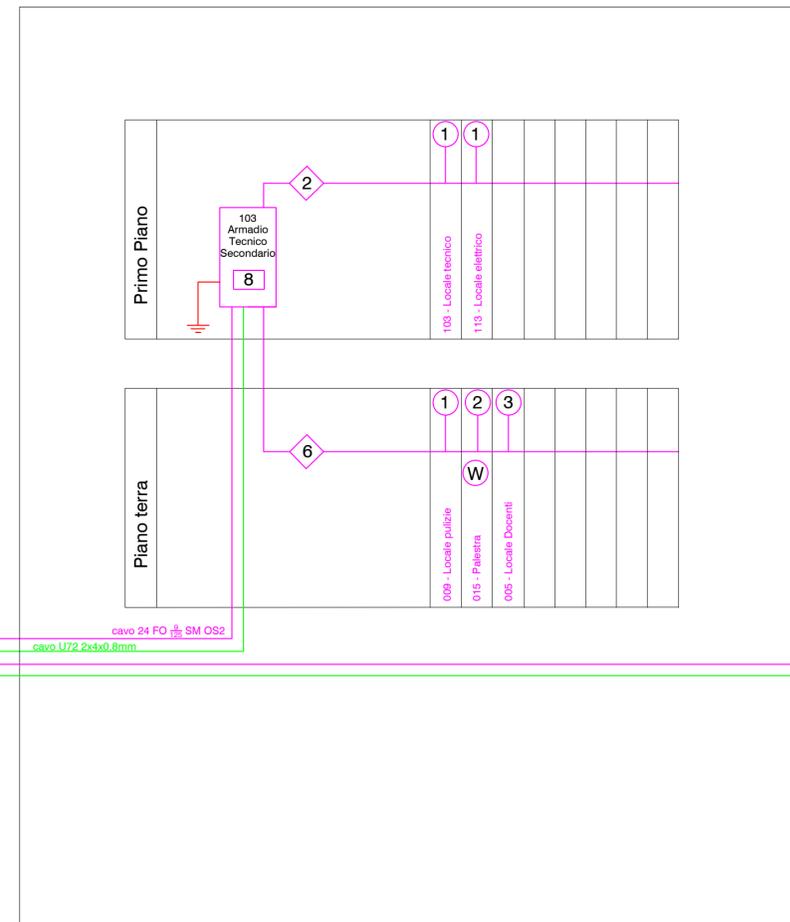

Mensa scolastica

adeguamento Masterplan

