

OGGETTO: **SCUOLA MEDIA - VIGNASCIA**
COMUNE DI MINUSIO

PIANO: **PIANO INTERRATO**
IMPIANTO ELETTRICO
CORRENTE FORTE & DEBOLE

Data: 01.02.21 ARNAEZ Scala: 1:100 Dimensione: 73x108 cm

proelba emi
Via Muro della Rossa 4 - 6600 Locarno
Tel. 091/ 751 69 93 - Fax. 091/ 220 64 37
info@proelbami-progetti.ch
www.proelbami-progetti.ch

Ricevuto: 01.01.20
Modifica: 17.11.20 ARNAEZ
Modifica: 03.12.20 ARNAEZ
Modifica: 09.12.20 ARNAEZ
Modifica: 01.02.21 ARNAEZ

Modifiche		
Data	Descrizione	Autore


RISERVATO
Proelba & ML-Progetti SA
Arnaez Jonatan
jonatan@proelbami-progetti.ch

PIANO DI
CAPITOLATO
Locarno, 01.02.21

LE COORDINATE PER LA POSIZIONE DELLE LAMPADE SONO DA RICHIEDERE / STABILIRE CON L'ARCHITETTO

PIANO DA CONTROLLARE PRIMA DELLA MESSA IN ESECUZIONE CON QUANTO ESEGUITO.

EVITARE L'AMMASSAMENTO DI TUBI NELLE SOLETTE, PLATEE (TENERE SAPARATI)

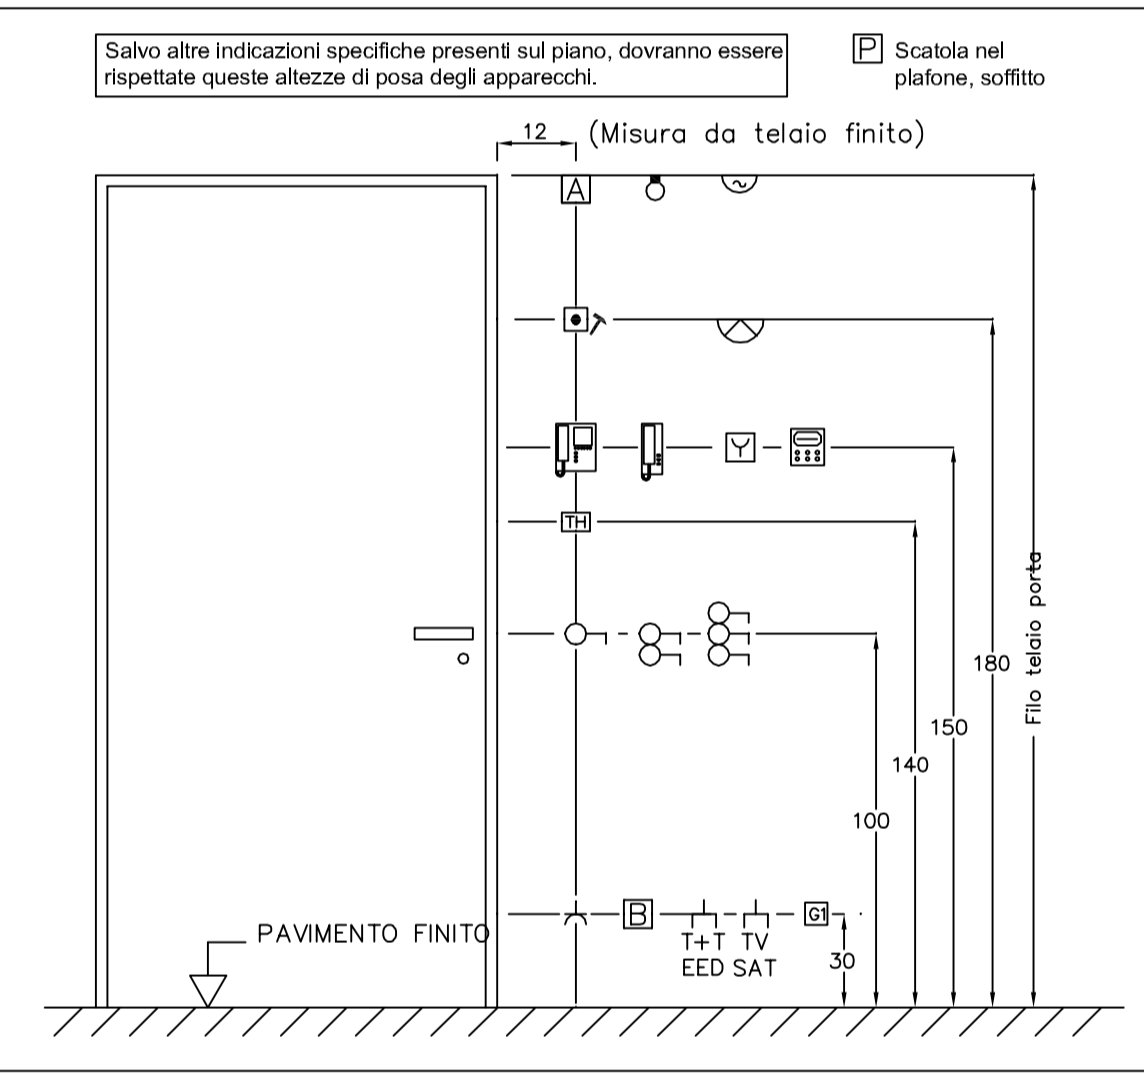

Legenda:			
Interruttore Sch 0 1 polo	Regolatore luce sch 3 1 polo	Presse Tipo 13 (230V) Gr. I	Interruttore bus - iniezioni Gr. I
Interruttore multipolo Sch 1 1 polo	Interruttore luminoso Sch 0 1 polo	Presse 3 x Tipo 13 (230V) Gr. I	Scatola Gr. 1 (Fib/AdElim)
Commutatore Sch 3 1 polo	Commutatore luminoso Sch 3 1 polo	Presse 3 x Tipo 13 (230V) Gr. I - 1 x Tipo 13 commutata	Crepidario Gr. 1 (Nax)
Invertitore Sch 6 1 polo	Interruttore temporizzato	Indicazione umidità - IP55	Linea ascendente
Interruttore Sch 0 2 poli	Rivelatore di movimento 180°	Presse Tipo 15 - (400V) - 13A	Linea disendente
Interruttore Sch 0 3 poli	Rivelatore di movimento 360°	Presse Tipo 23 - (400V) - 16A	Linea passante
Interruttore Sch 2 1 polo	Interruttore tapparelli Gr. I	Presse Tipo 25 - (400V) - 16A	Distributore "QP - QS"
Interruttore a chiave 1 polo	Interruttore tapparelli Gr. I	Presse CEE - (400V) da 16A a	Distributore riscaldamento "QR"
Interruttore Sch 0 Gr. II Presse Tipo 13	Crepidario Gr. 1 (Nax)	Motore simbolo generale	Spiri incassati rotondi
Interruttore Sch 1 Gr. II Presse Tipo 13	Scatola senza mossetti	Semaforo	Punto luce generale
Commutatore Sch 3 Gr. II Presse Tipo 13	Scatola con mossetti	Fotocellula Gr. I	Lampada a parete generale
Invertitore Sch 6 Gr. II Presse Tipo 13	Scatola bassa c.a. 30 cm	Lampada esterna d'emergenza	Lampada incassata rettangolare
Pulsante Gr. II Presse Tipo 13	Scatola alta filo porta	Lampada d'emergenza portatile	Striscia Led
Pulsante luminoso Gr. II Presse Tipo 13	Scatola a pannello - soffitto	Lampada antiparanco incassata	FL a sfarfalla aperto, luce WIKES WIKES WY
Pulsante Gr. I	Ventilatore simbolo generale	Lampada segnalaz. via di fuga	Trasformatore 230V / 12V
Pulsante luminoso Gr. I	Motore simbolo generale	Catello luminescente via di fuga	Punto di raccolta generale
Terra d'armatura	Apparecchio cefononico Stazione esterna	Termostato d'ambiente	Centrale allarme - scasso
Congiunzione di separazione	Apparecchio videocarfonico Stazione esterna	Collettore riscaldamento	Tastiera con codice allarme
Guarnizione di ricezione	Apparecchio cefononico Stazione interna	Sonda riscaldamento (Nax)	Contatto magnetico
Punto di connessione	Apparecchio videocarfonico Stazione interna	Valvola elettrica	Contatto a chiave
Placina di lensa	Apri porta - Elettroserratura	Altoparlante	Rivelatore volumetrico
Equipotenziale	Pulsante suoneria	Regolatore altoparlante	Detettore sismico
Richiesta d'udienza esterna	Suoneria - Gong	Pulsante e rosone da tavolo	Deflettore rottura vetri
Richiesta d'udienza interna	Pulsante agenzione		Cassetta chiavi
Presse telefonica TT	Telecamera	Centrale incendio - fumo	Lampogigante
Distributore TT principale	Telecamera d'angolo	Interruttore a chiave	Segnale ottico
Distributore TT secondario	Antenna WIFI - Dect	Rivelatore d'incendio - fumo	Rivelatore di calore
Distributore TT d'erista	Videoregistratore	Spia segnalazione fumo	Rivelatore di gas
Presse cablaggio suint. 1 x RJ45	Monitor	Blocco magnetico per porta	
Presse cablaggio suint. 2 x RJ45	Amplificatore TV	Tasto d'allarme incendio	
Presse cablaggio suint. 3 x RJ45	Presse TV / Radio / SAT	Sirena	Orologio a una faccia
Presse cablaggio suint. 4 x RJ45		Sirena e lampeggiante esterno	Orologio a due facce

Linea posata nel soffitto in getto.
Linea posata nel pavimento in getto.
Linea posata nel soffitto ribassato.

