

OGGETTO: **SCUOLA MEDIA - VIGNASCIA**
COMUNE DI MINUSIO

PIANO: **PIANO TERRENO**
IMPIANTO ELETTRICO
CORRENTE FORTE & DEBOLE

Data: 01.02.21 ARNAEZ Scala: 1:100 Dimensione: 73x108 cm

Via Muro della Rossa 4 - 6600 Locarno
 Tel. 091/ 751 69 93 - Fax. 091/ 220 64 37
 info@proelbami-progetti.ch
 www.proelbami-progetti.ch


Ricevuto: 01.01.20
 Modifica: 17.11.20 ARNAEZ
 Modifica: 03.12.20 ARNAEZ
 Modifica: 09.12.20 ARNAEZ
 Modifica: 01.02.21 ARNAEZ

Modifiche		
Data	Descrizione	Autore


RISERVATO
 Proelba & ML-Progetti SA
 Arnaez Jonatan
 jonatan@proelbami-progetti.ch

PIANO DI CAPITOLATO
 Locarno, 01.02.21

- LE COORDINATE PER LA POSIZIONE DELLE LAMPADE SONO DA RICHIEDERE / STABILIRE CON L'ARCHITETTO
- PIANO DA CONTROLLARE PRIMA DELLA MESSA IN ESECUZIONE CON QUANTO ESEGUITO.
- EVITARE L'AMMASSAMENTO DI TUBI NELLE SOLETTE, PLATEE (TENERE SAPARATI)

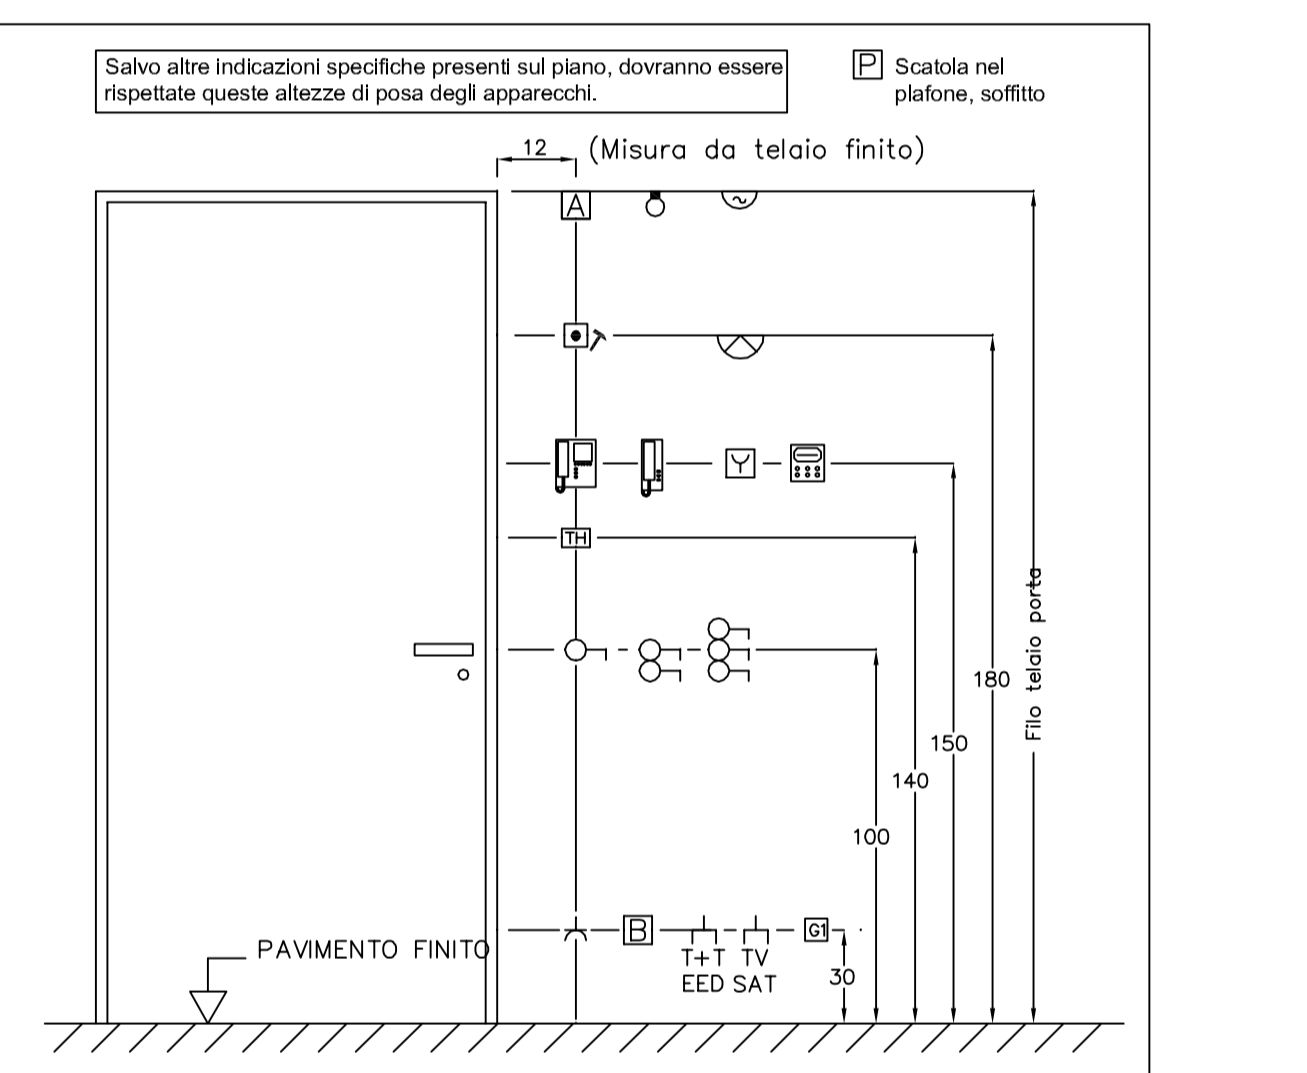

Legenda:			
Interruttore Sch 0 1 polo	Regolatore luce sch 3 1 polo	Presse Tipo 13 (230V) Gr. I	Interruttore bus - tri/cubi Gr. I
Interruttore multipolo Sch 1 1 polo	Interruttore luminoso Sch 0 1 polo	Presse 3 x Tipo 13 (230V) Gr. I	Scalata Gr. I (75/75d)mm
Commutatore Sch 3 1 polo	Commutatore luminoso Sch 3 1 polo	Presse 3 x Tipo 13 (230V) Gr. I - 1 x Tipo 13 commutata	Circuipolare Gr. I (Nati)
Interruttore Sch 6 1 polo	Interruttore temporizzato	Indicazione umidità - IP55	Linea assente
Interruttore Sch 0 2 poli	Rivelatore di movimento 180°	Presse Tipo 15 - (400V) - 13A	Linea disassente
Interruttore Sch 0 3 poli	Rivelatore di movimento 360°	Presse Tipo 23 - (400V) - 16A	Linea passante
Interruttore Sch 2 1 polo	Interruttore tapparelli Gr. I	Presse Tipo 25 - (400V) - 16A	Distributore "QP-QS"
Interruttore a chiave 1 polo	Interruttore tapparelli Gr. I	Presse CEE - (400V) di 16A a	Distributore riscaldamento "QR"
Interruttore Sch 0 Gr. II	Circuipolare Gr. I (Nati)	Motore simbolo generale	Spiri incassato rotondo
Interruttore Sch 1 Gr. II	Scalata senza mossetti	Semaforo	Punto luce generale
Presse Tipo 13	Scalata con mossetti	Fotocellula Gr. I	Lampada a parete generale
Commutatore Sch 3 Gr. II	Scalata bassa c.a. 30 cm	Lampada estesa d'emergenza	Lampada incassata rettangolare
Interruttore Sch 6 Gr. II	Scalata alta filo porta	Lampada d'emergenza portatile	Striscia Led
Pulsante Gr. II	Scalata a filo porta	Lampada antipatico incassata	FL a sfere aperte
Pulsante luminoso Gr. II	Scalata a soffitto - soffito	Lampada segnalaz. via di fuga	Trasformatore 230V / 12V
Pulsante Gr. I	Ventilatore simbolo generale	Cartello luminoso via di fuga	Punto di raccolta generale
Pulsante luminoso Gr. I	Motore simbolo generale	Termocontrollo d'ambiente	Centrale allarme - scasso
Terra d'armatura	Apparecchio elettronico Stazione esterna	Collettore riscaldamento	Tastiera con occhio allarme
Congiuunzione di separazione	Apparecchio videofonico Stazione esterna	Sonda riscaldamento (Nati)	Contatto magnetico
Guarnizione di ricezione	Apparecchio elettronico Stazione interna	Valvola elettrica	Contatto a chiave
Punto di connessione	Altoparlante	Regolatore altoparlante	Rivelatore volumetrico
Plastrina di lena	Pulsante suoneria	Pulsante e rosone da tavolo	Dettettore sismico
Equipotenziale	Suonella - Gong	Pulsante aggressione	Dettettore rottura vetri
Richiesta d'udienza esterna			Cassetta chiavi
Richiesta d'udienza interna			Lampigliante
Presse telefonica TT	Telecamera	Centralina incendio - fumo	Segnale ottico
Distributore TT principale	Telecamera domo	Interruttore a chiave	Rivelatore di calore
Distributore TT secondario	Antenna WiFi - Dect	Rivelatore d'incendio-fumo	Rivelatore di gas
Distributore TT d'erista	Videoregistratore	Spiè segnalazione fumo	
Presse cablaggio strut. 1 x RJ45	Monitor	Blocco magnetico per porta	
Presse cablaggio strut. 2 x RJ45	Amplificatore TV	Tasto d'allarme incendio	
Presse cablaggio strut. 3 x RJ45	Presse TV / Radio / SAT	Sirena	Orologio a una faccia
Presse cablaggio strut. 4 x RJ45	Sirena e lampigliante esterno		Orologio a due facce

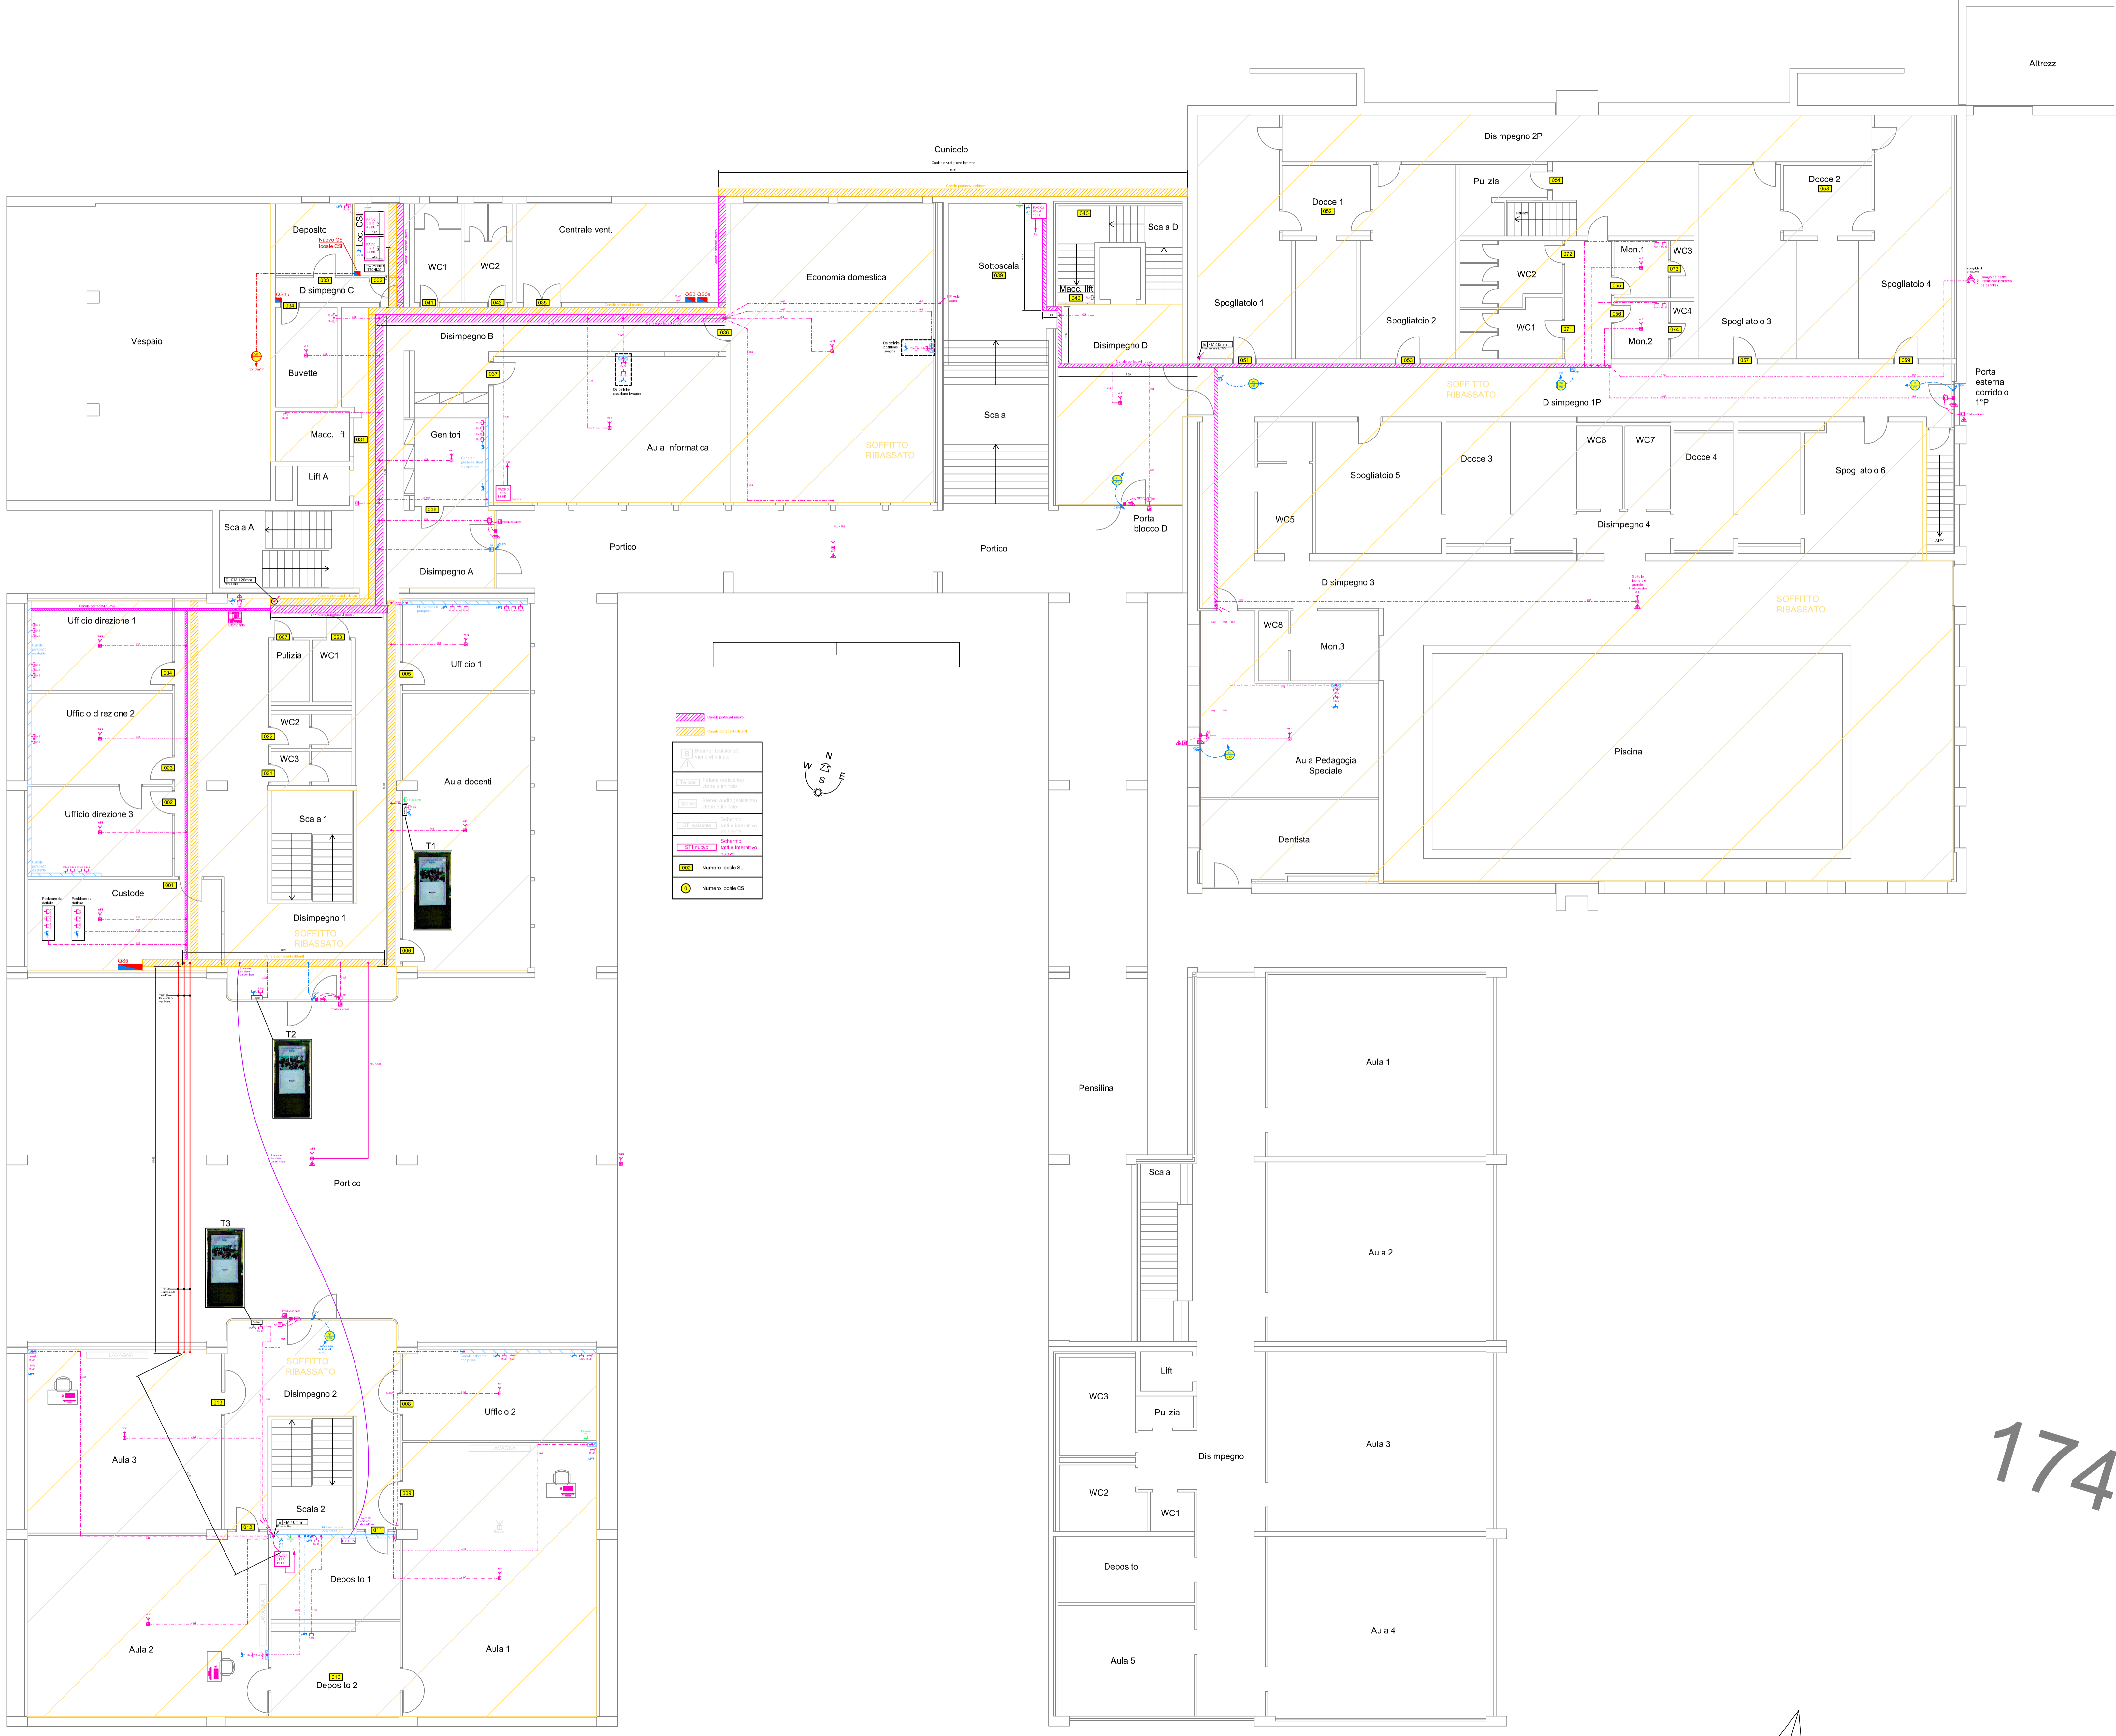

1740