

Dipartimento delle finanze e dell'economia
Sezione della logistica
6000 Bellinzona
1-41 (0)91 814 77 11
1-41 (0)91 814 77 19
e-mail: dlog@dgf.ch
web: www.l.ch.GDFEDRSL

Repubblica
e Cantone
Ticino

176 LICEO CANTONALE - BELLINZONA

IMPIANTO RVCS - LIVELLO COPERTURA

Nome Piano	Mappale		4828 RFD	0
Nome File	E4113_HGI_PI_PTE_00_100_001_01.dwg		Formato	00
Disegnato	LA	Data	04.04.2024	0
Approvato	SG	Data	04.04.2024	0

Tecnoprogetti SA
Via Monda 2a
6528 Camorino
1-41 (0)91 850 15 20
e-mail: info@tecnoprogetti.ch
web: www.tecnoprogetti.ch

TECNO
PROGETTI SA


Legenda

Quota di riferimento 0.00 = 225.28 mslm

ISTANTE:

PROPRIETARIO:

PROGETTISTA:

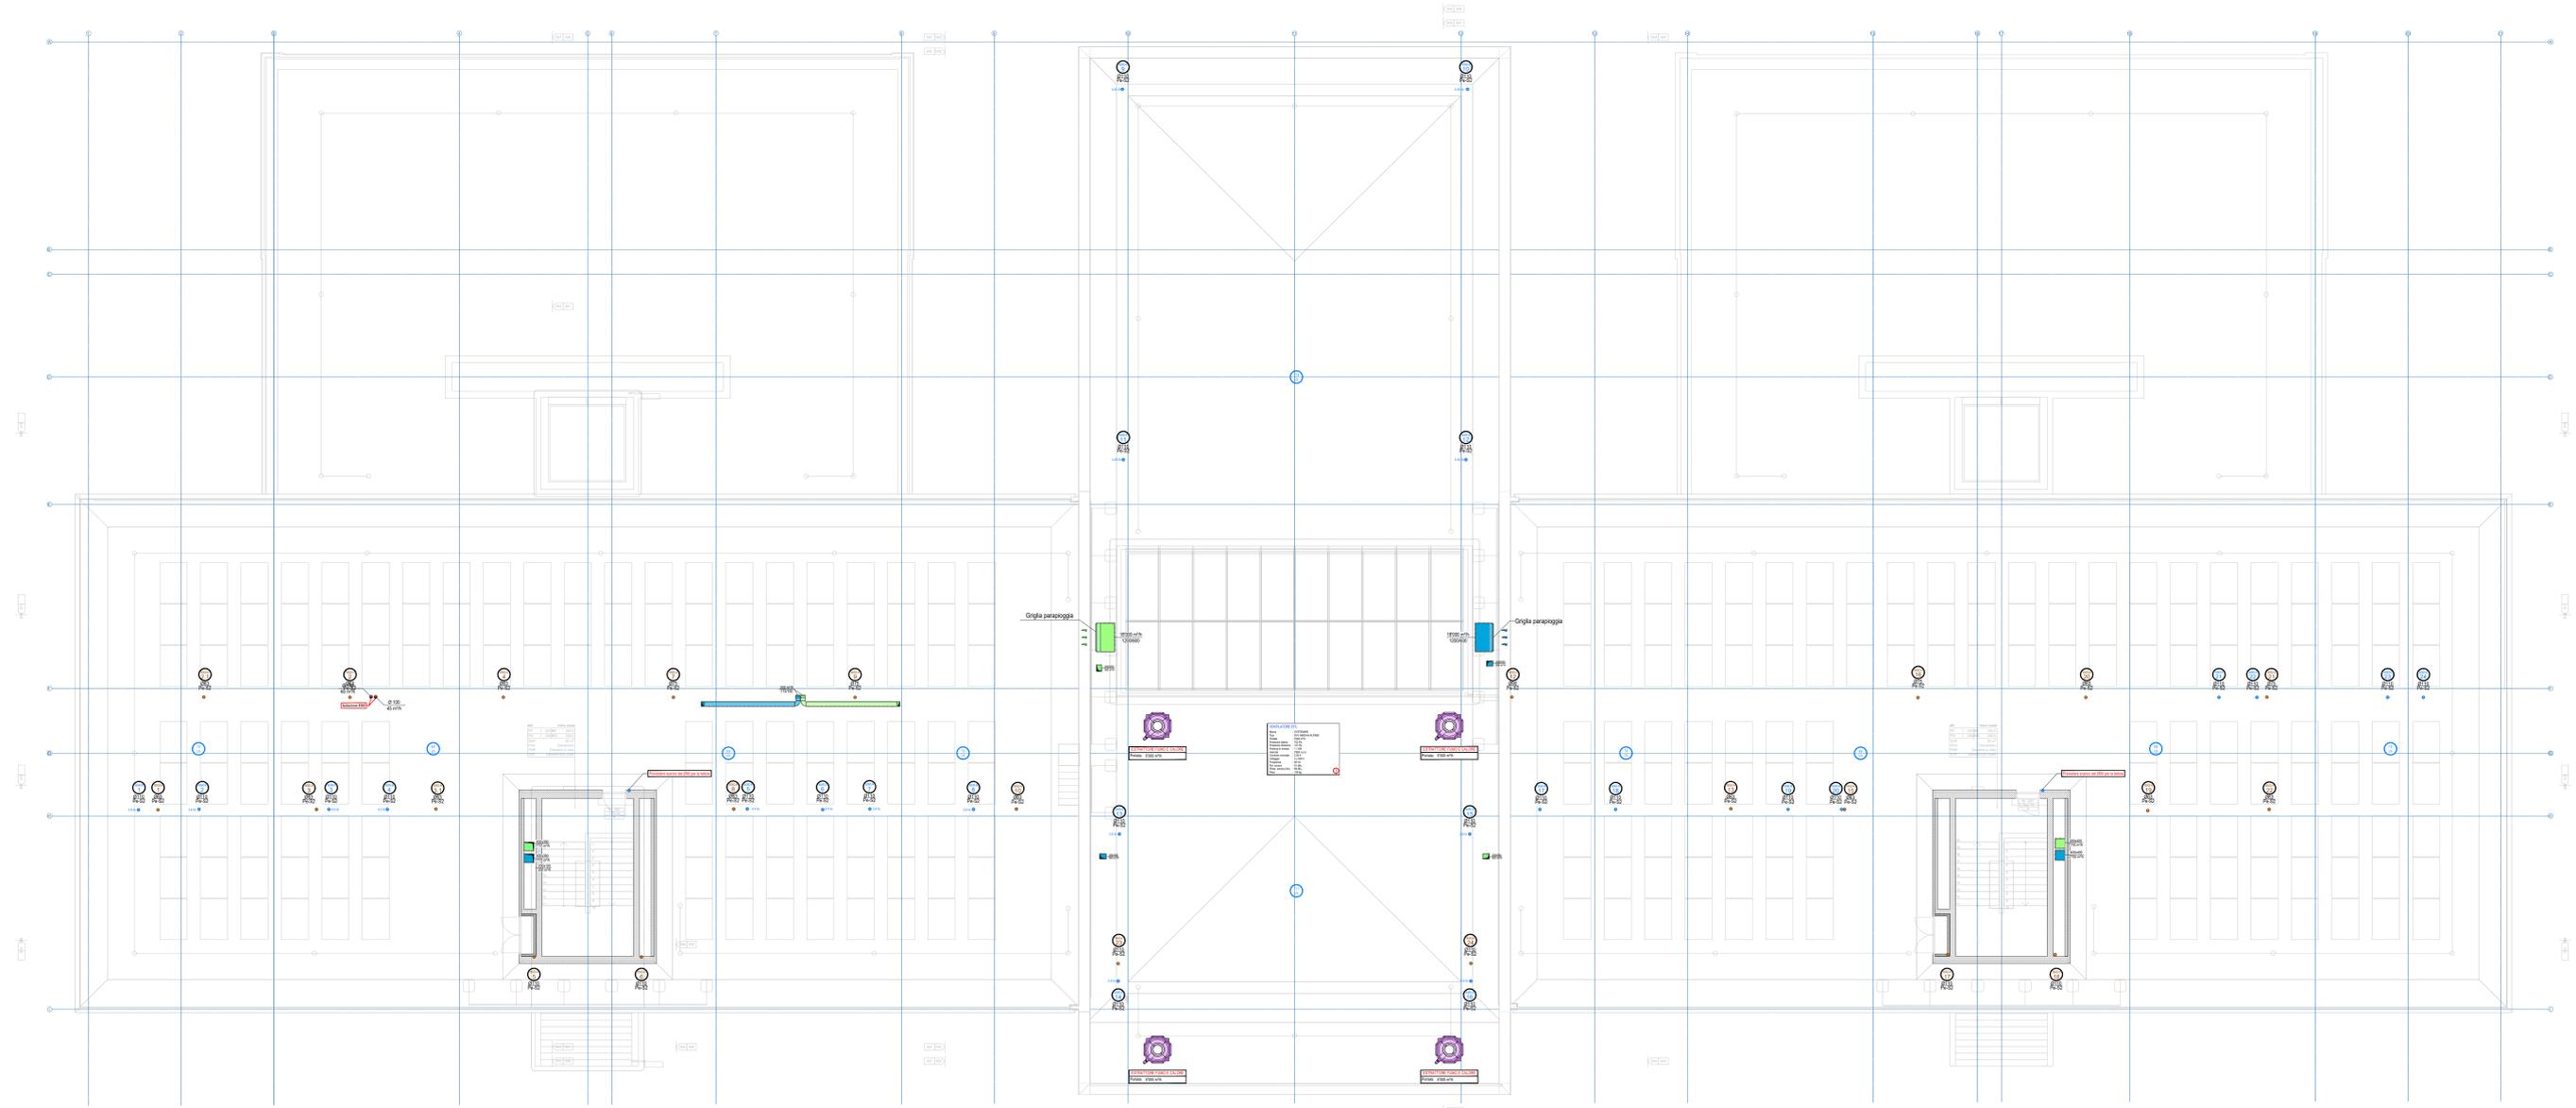

LEGENDA RISCALDAMENTO / RAFFREDDAMENTO			
Andata	Condotte a vista riscaldamento	Andata	Condotte a vista raffreddamento
Ritorno	Condotte a pavimento riscaldamento	Ritorno	Condotte a pavimento raffreddamento
Colonna montante		Colonna montante	
		Termostato ambiente + attuatore	

LEGENDA VENTILAZIONE			
Canale d'aspirazione servizi	Canale d'aspirazione espulsione cuore	Canale d'aspirazione espulsione cuore	Canale d'aspirazione espulsione cuore
Tubo aperto	Tubo aperto	Tubo aperto	Tubo aperto
Canale di presa	Canale d'espulsione	Canale d'espulsione	Canale d'espulsione
Canale d'immissione	Canale d'aspirazione	Canale d'aspirazione	Canale d'aspirazione
Ventilatore aspirazione a soffitto/parete	Ventilatore aspirazione servizi in getto	Ventilatore aspirazione servizi in getto	Ventilatore aspirazione servizi in getto
Serranda di taratura manuale	CTF	CTF	CTF
			Chiappa taglia fuoco

LEGENDA SANITARIO			
Condotte Acqua fredda	Condotte principali tubo in acciaio inox OPTIPRESS	Condotte principali tubo in acciaio inox OPTIPRESS	Condotte principali tubo in acciaio inox OPTIPRESS
Condotte Acqua calda	Condotte d'allacciamento (dal collettore fino ad allacciare apparecchio) tubo in PEX con guaina in HDPE	Condotte d'allacciamento (dal collettore fino ad allacciare apparecchio) tubo in PEX con guaina in HDPE	Condotte d'allacciamento (dal collettore fino ad allacciare apparecchio) tubo in PEX con guaina in HDPE
Condotte Circolazione	Condotte Circolazione	Condotte Circolazione	Condotte Circolazione
Canale riscaldante	Canale riscaldante	Canale riscaldante	Canale riscaldante
Colonna montante	P = Fredda C = Calda Cr = Circolazione	Andata	Condotte collettore solare
Colonna montante	Acqua fredda principale	Ritorno	Condotte collettore solare
Armadello antincendio (per posa sotto muro)	Armadello antincendio (per posa sotto muro)	Armadello antincendio (per posa sotto muro)	Armadello antincendio (per posa sotto muro)
Condotte Scarico in getto	Condotte Scarico a vista	Condotte Scarico sotto platea	Condotte Scarico sotto platea in PVC
Condotte Scarico sotto platea	Condotte Scarico sotto platea in PVC	Condotte Scarico sotto platea in PVC	Condotte Scarico sotto platea in PVC
Condotte Pluviale	Condotte Pluviale sotto platea	Condotte Pluviale sotto platea	Condotte Pluviale sotto platea
Quota sotto tubo	Quota sotto tubo	Quota sotto tubo	Quota sotto tubo
			Pendenza

Oggetto: Liceo Cantonale di Bellinzona

Mappale 4828 RFD - Bellinzona

Livello: Piano livello copertura

Impianto: Impianto RVCS

STUDIO D'INGEGNERIA
TECNOPROGETTI SA - Via Monda 2a, CH - 6528 Camorino
Tel.: +41 (0)91 850 15 20, Fax: +41 (0)91 850 15 39
e-mail: info@tecnoprogetti.ch
web: www.tecnoprogetti.ch

TECNO
PROGETTI SA

No. mandato	30239	Scala	1:100
No. piano	B007	Dm.	168 x 59,4 cm
Fase del progetto	Esecutivo - S1	File	
Impianto	3028 - Liceo Bellinzona - Copertura		

NOTE E PERMESSO CONSULTARE A TITOLO DI APPROVAZIONE QUESTO DOCUMENTO NE UTILIZZARE IL CONTENUTO O RENDERSI COMPAGNE NOTO A TITOLO SENZA LA NOSTRA AUTORIZZAZIONE ESPLICITA.
BREVETTI INFRASCIONE COMPARTI A RISPONDIMENTO DI DOMANDE: E' TUTTA INFERENZA DI TUTTI I DIRITTI INFRASCIONE INFRASCIONE.

Ver.	Commento (01 = versione originale, dalle 1/2 modifiche successive)	Data richiesta	Richiedente	Comprova	Dis.	OP.
V1				04.04.2024	LA	SG
V2						
V3						
V4						
V5						
V6						

Dipartimento delle finanze e dell'economia
Sezione della logistica
6000 Bellinzona
1-41 (0)91 814 77 11
1-41 (0)91 814 77 19
e-mail: dlo@dgf.ch
web: www.dlo.dgf.ch

Repubblica
e Cantone
Ticino

176 LICEO CANTONALE - BELLINZONA

IMPIANTO RVCS - LIVELLO +2

Nome Piano: Mappale 4828 RFD Variante 0

Nome File: E4113_HQ_PI_P02_00_100_001_51.dwg Formato: 59.4 x 168 Setto: 00 Scala: 1:100 Data: 09.04.2023 Modifica: 0

Disegnato: LA Data: 09.04.2023 Approvato: SG Data: 09.04.2023

Tecnoprogetti SA
Via Monda 2a
6528 Camorino
T +41 (0)91 850 15 20
e-mail: info@tecnoprogetti.ch
web: www.tecnoprogetti.ch

TECNO
PROGETTI SA


Legenda

Quota di riferimento 0.00 = 225.28 mslm

ISTANTE:

PROPRIETARIO:

PROGETTISTA:

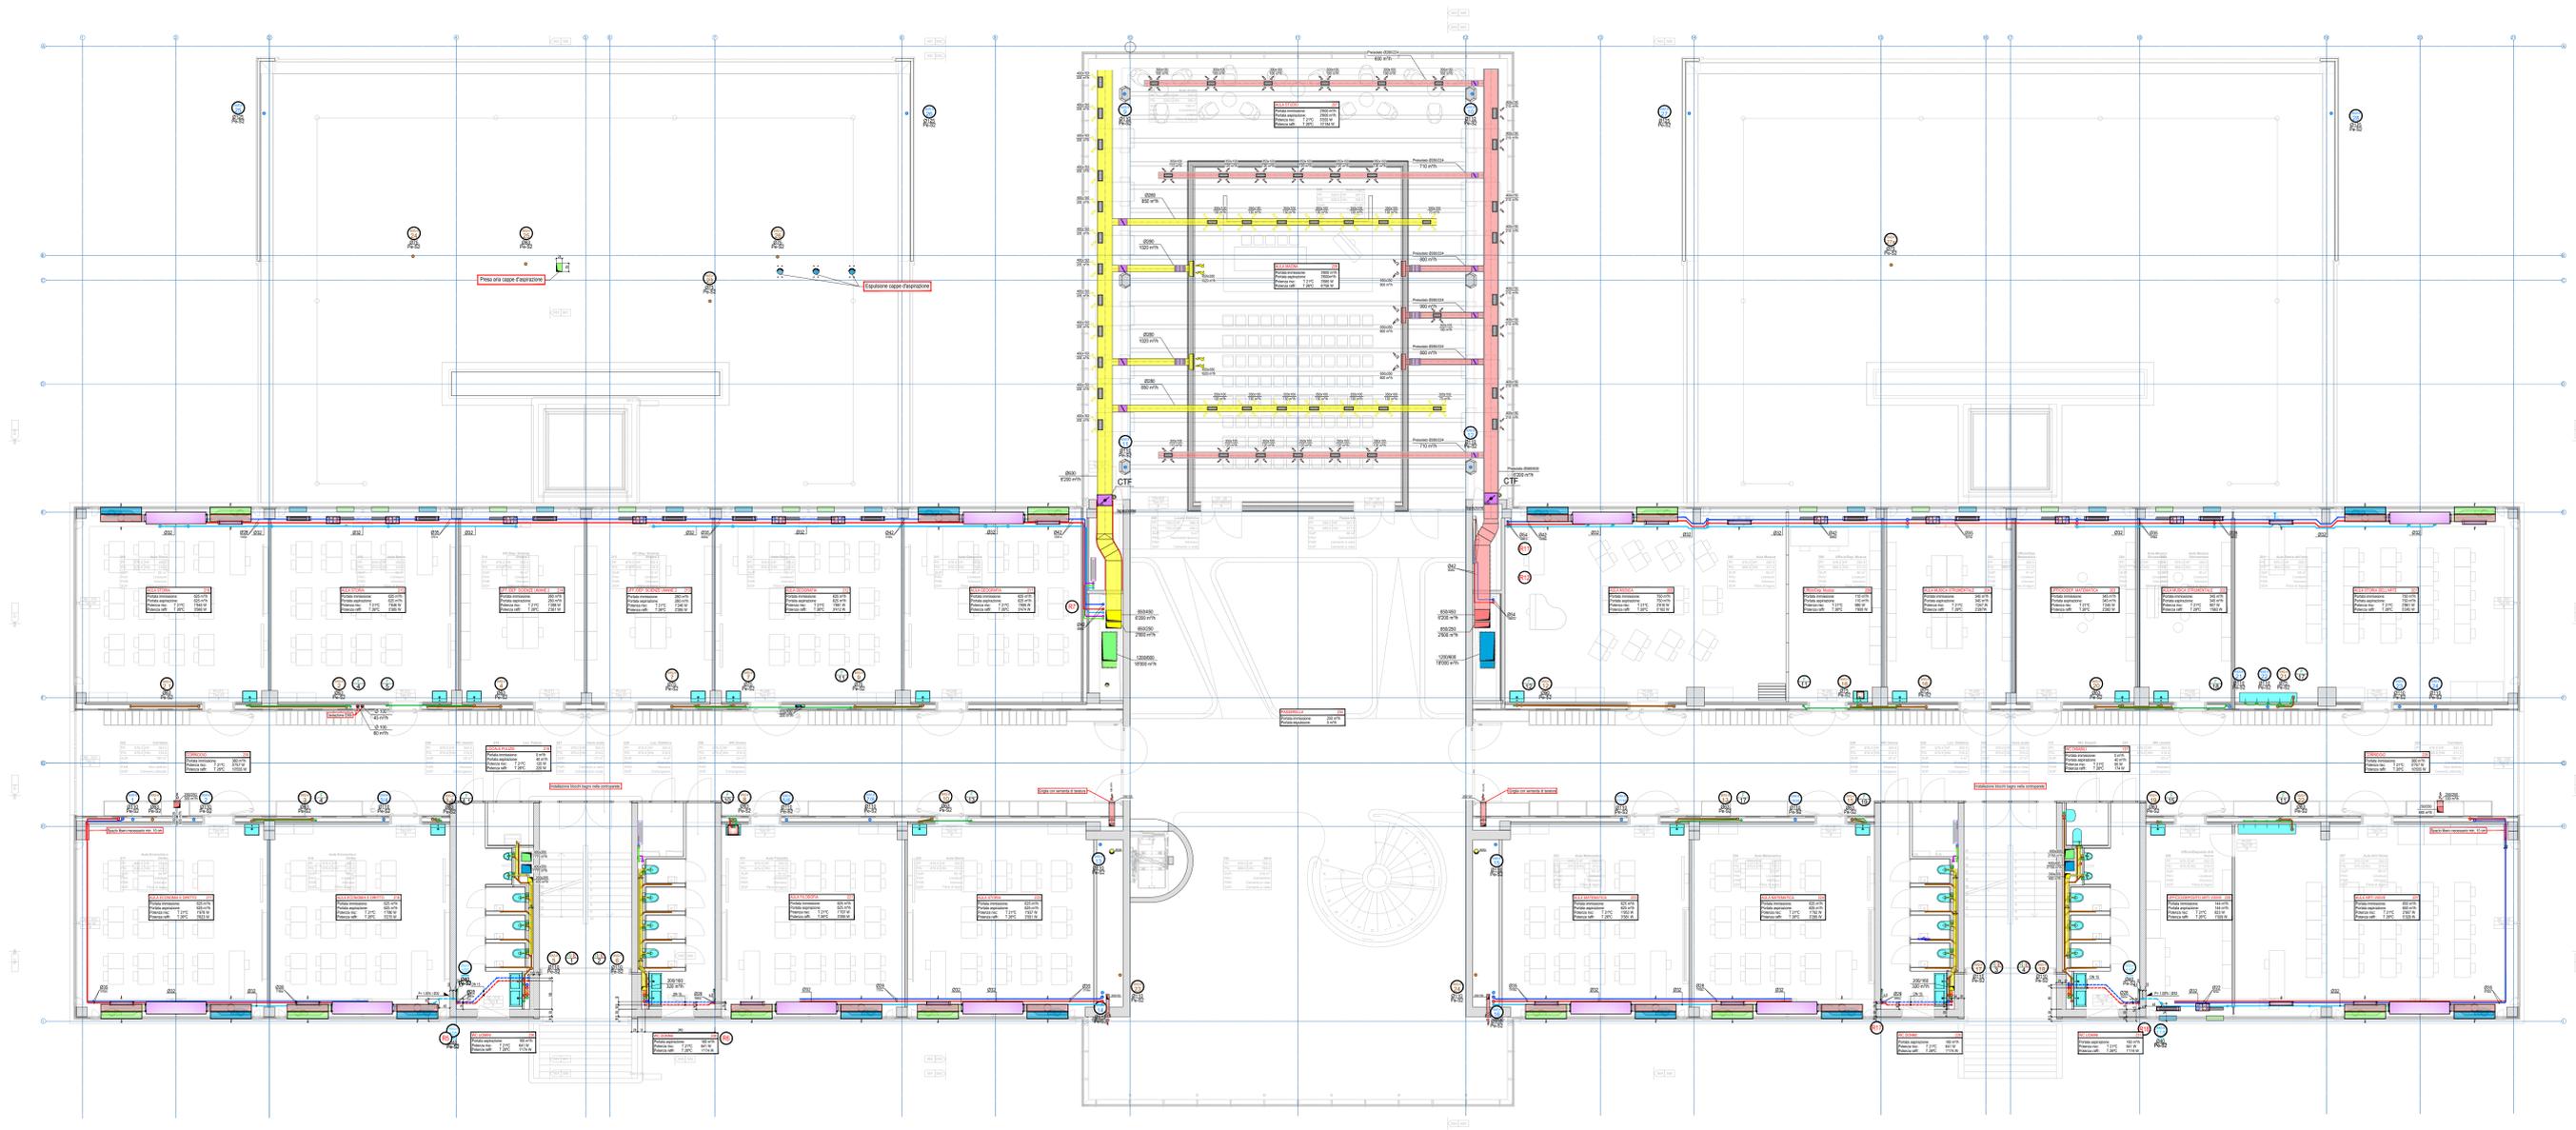

LEGENDA RISCALDAMENTO / RAFFREDDAMENTO			
Andata	Condotte a vista riscaldamento	Andata	Condotte a vista raffreddamento
Ritorno	Condotte a pavimento riscaldamento	Ritorno	Condotte a pavimento raffreddamento
Colonna montante		Colonna montante	
			Termostato ambiente + attuatore

LEGENDA VENTILAZIONE			
Canale d'aspirazione servizi	Canale d'aspirazione espulsione cuore	Canale d'aspirazione espulsione cuore	Canale d'aspirazione espulsione cuore
Tubo aperto	Tubo aperto	Tubo aperto	Tubo aperto
Canale di presa	Canale d'espulsione	Canale d'espulsione	Canale d'espulsione
Canale d'immissione	Canale d'aspirazione	Canale d'aspirazione	Canale d'aspirazione
Ventilatore aspirazione a soffitto/parete	Ventilatore aspirazione servizi in getto	Ventilatore aspirazione servizi in getto	Ventilatore aspirazione servizi in getto
Serranda di taratura manuale	CTF	CTF	CTF
			Chiappa taglia fuoco

LEGENDA SANITARIO			
Condotte Acqua fredda	Condotte principali tubo in acciaio inox OPTIPRESS	Condotte principali tubo in acciaio inox OPTIPRESS	Condotte principali tubo in acciaio inox OPTIPRESS
Condotte Acqua calda	Condotte d'allacciamento (dal collettore fino ad allacciare apparecchio) tubo in PEX con guaina in HDPE	Condotte d'allacciamento (dal collettore fino ad allacciare apparecchio) tubo in PEX con guaina in HDPE	Condotte d'allacciamento (dal collettore fino ad allacciare apparecchio) tubo in PEX con guaina in HDPE
Canale riscaldante	P = Fucina	Andata	Condotte collettore solare
Colonna montante	C = Calda	Ritorno	Condotte collettore solare
Colonna montante	Cir = Circolazione	Condotte collettore solare	Condotte collettore solare
Colonna montante	Acqua fredda principale	Pozzetto di scalcio	Pozzetto di scalcio
Armadello antincendio (per posa sotto muro)	Armadello antincendio (per posa sotto muro)	Armadello antincendio (per posa sotto muro)	Armadello antincendio (per posa sotto muro)
Condotte Scarico in getto	Condotte Scarico a vista	Condotte Scarico sotto platea	Condotte Scarico sotto platea in PVC
Condotte Scarico sotto platea	Condotte Scarico sotto platea in PVC	Condotte Scarico sotto platea in PVC	Condotte Scarico sotto platea in PVC
Condotte Pluviale	Condotte Pluviale sotto platea	Condotte Pluviale sotto platea	Condotte Pluviale sotto platea
Quota sotto tubo	Quota sotto tubo	Quota sotto tubo	Quota sotto tubo
			Pendenza

Oggetto:	Liceo Cantonale di Bellinzona	No. mandato:	30239	Scala:	1:100
Mappale:	4828 RFD - Bellinzona	No. piano:	B005	Dm.:	168 x 59.4 cm
Livello:	Pianta livello +2	Fase del progetto:	Esecutivo - S1	File:	
Impianto:	Impianto RVCS				

STUDIO D'INGEGNERIA
TECNO
PROGETTI SA - Via Monda 2a, CH - 6528 Camorino
Tel.: +41 (0)91 850 15 20, Fax: +41 (0)91 850 15 39
e-mail: info@tecnoprogetti.ch
web: www.tecnoprogetti.ch

TECNO
PROGETTI SA

Ver.	Commento (1° versione originale, dalle V2 modifiche successive)	Data richiesta	Richiedente	Completato	Dis.	OP.
V1						
V2						
V3						
V4						
V5						
V6						